


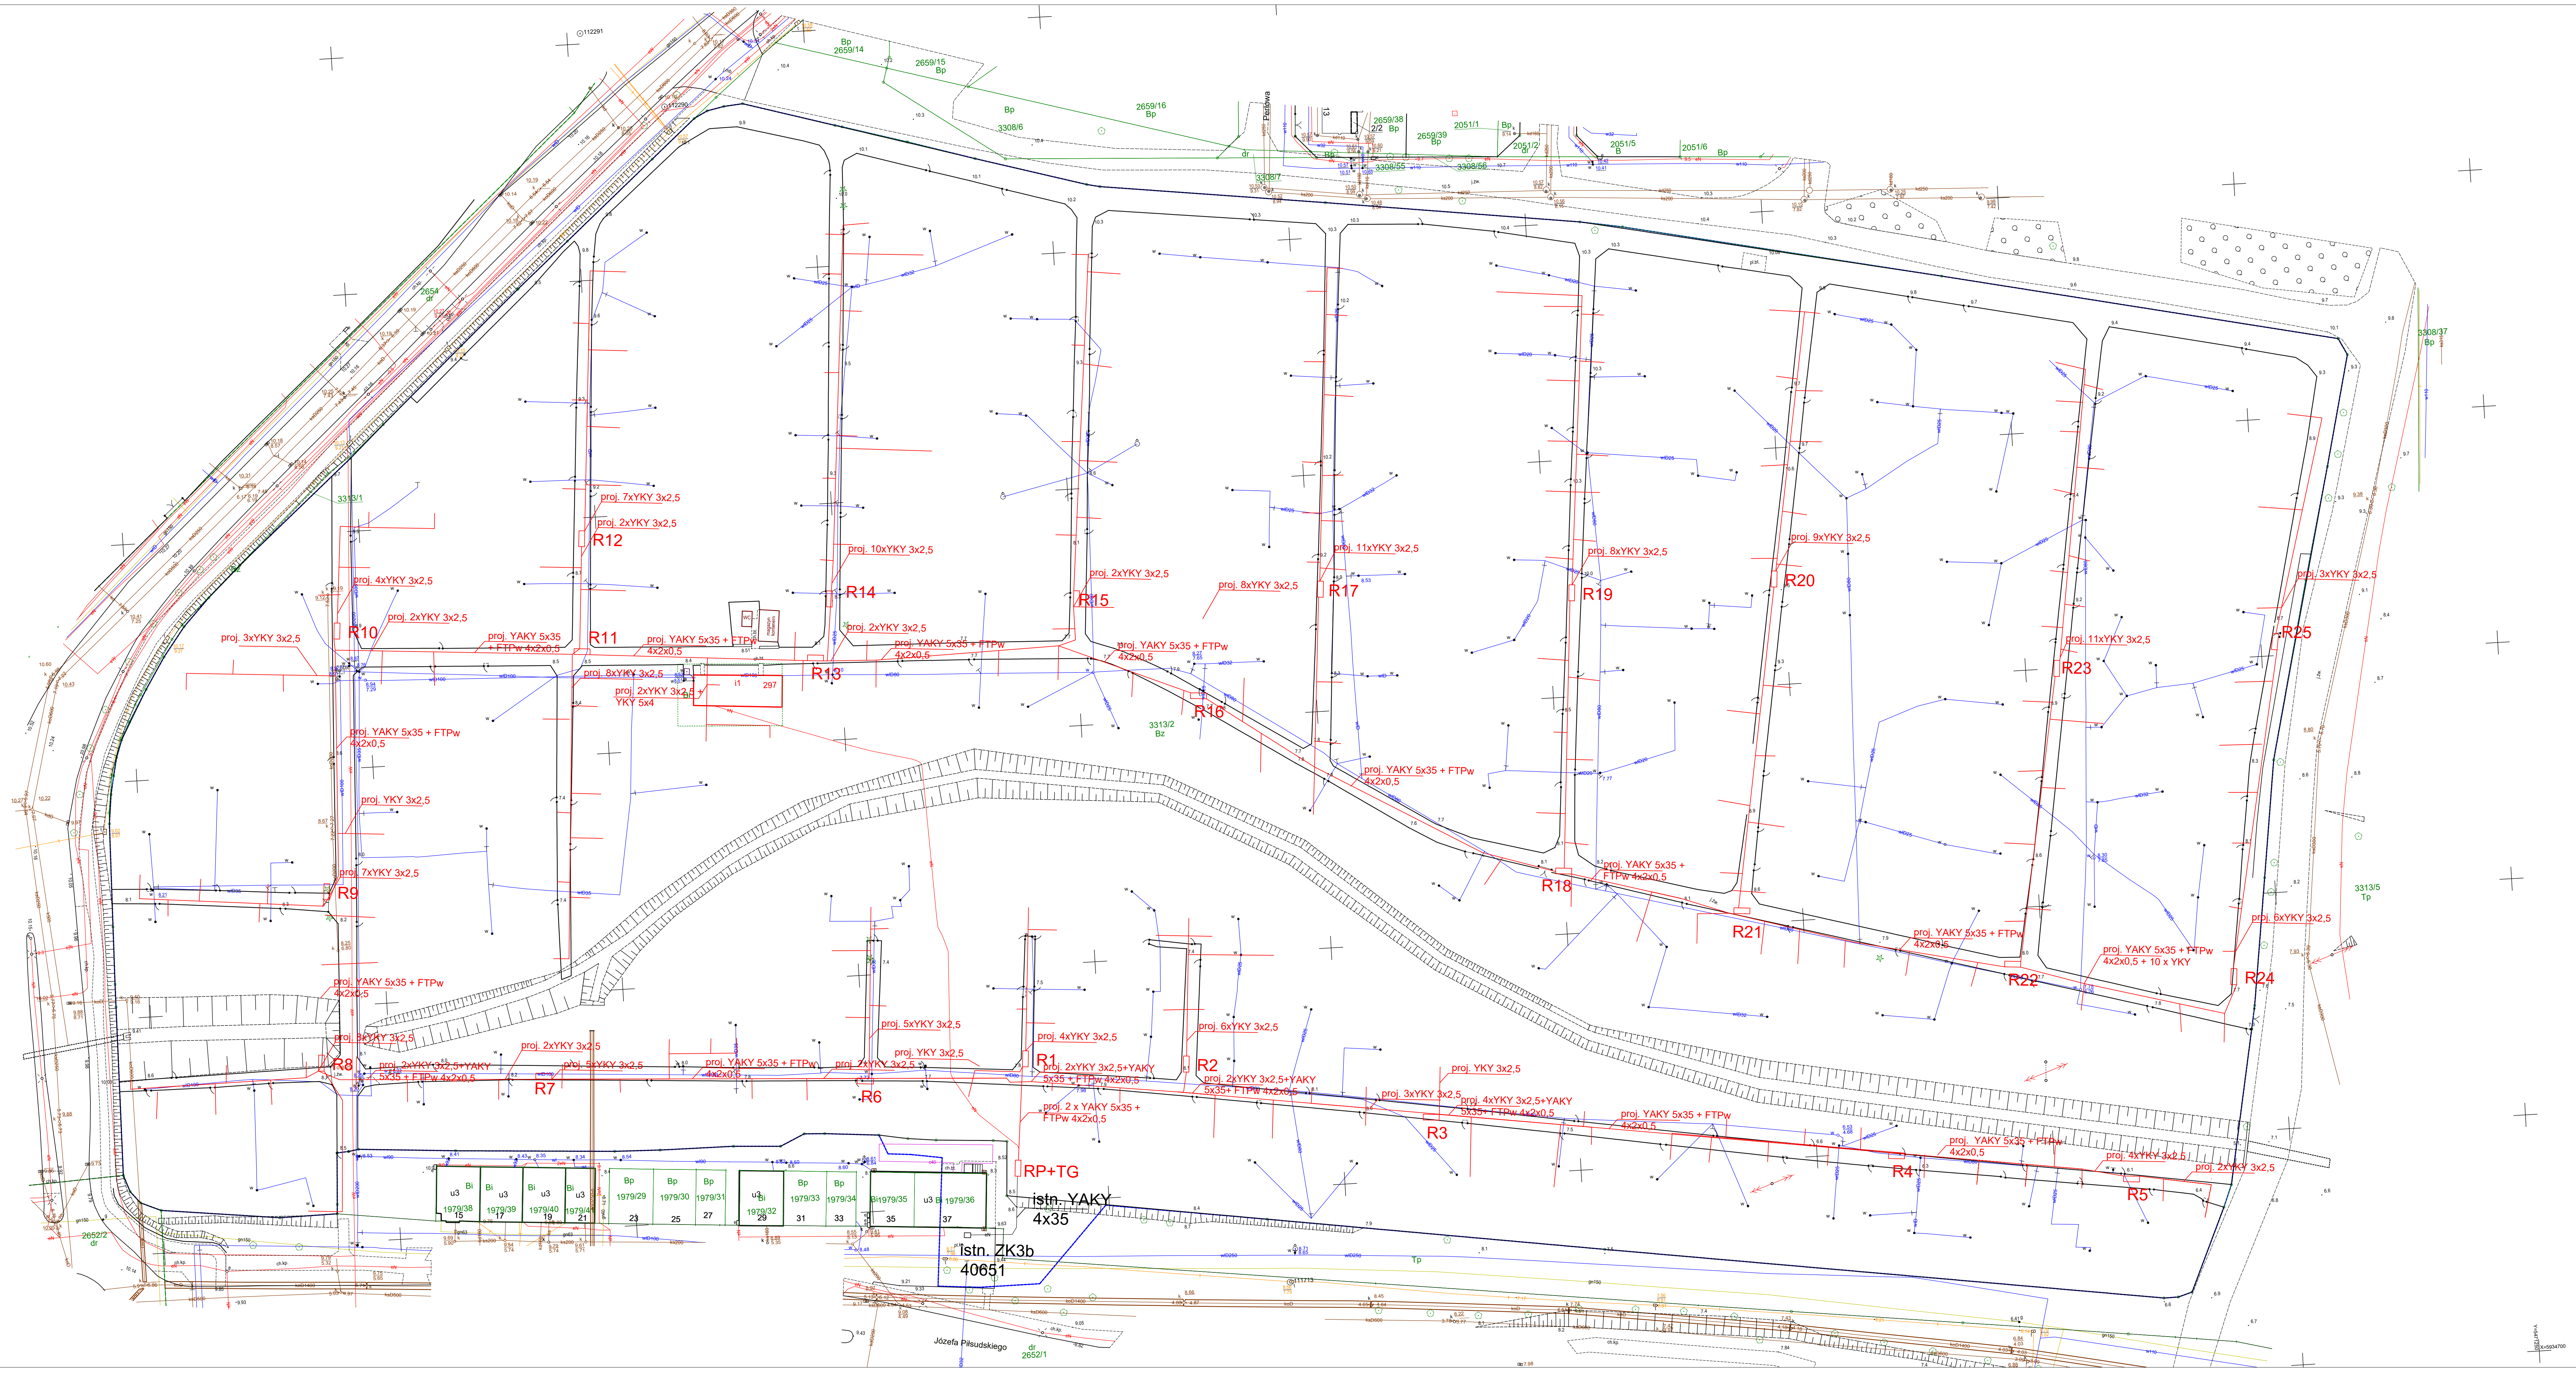

PROJEKT BUDOWLANY	
Zewnętrzne instalacje elektryczne Rodzinnych Ogrodów Działkowych w Policach dz. 3313/2	
ADRES : Rodzinne Ogrody Działkowe im. Mikołaja Reja w Policach ul. Siedlecka b/n, 72-010 Police	
INWESTOR : Rodzinne Ogrody Działkowe im. Mikołaja Reja w Policach ul. Siedlecka b/n, 72-010 Police	
PROJEKTANT : mgr. inż. Andrzej Margański upr.bud. ZAP/IE/0857/01 do proj. w specjalności energetyka	
SPRAWDZAJĄCY: mgr inż. Grzegorz Korendowicz upr. bud. ZAP/0266/PW/OE/12 do proj. w specjalności energetyka	
OPRACOWAŁ: mgr inż. Andrzej Margański	
Rzut instalacji elektrycznej	
BRANŻA: ELEKTRYKA	Nr rysunku
SKALA: 1:500	E1
DATA: SIERPIEŃ 2020	
PROJEKT CHRONIONY PRAWEM AUTORSKIM	